




*Схема расположения элемента в планировочной структуре  
Владимирской области*

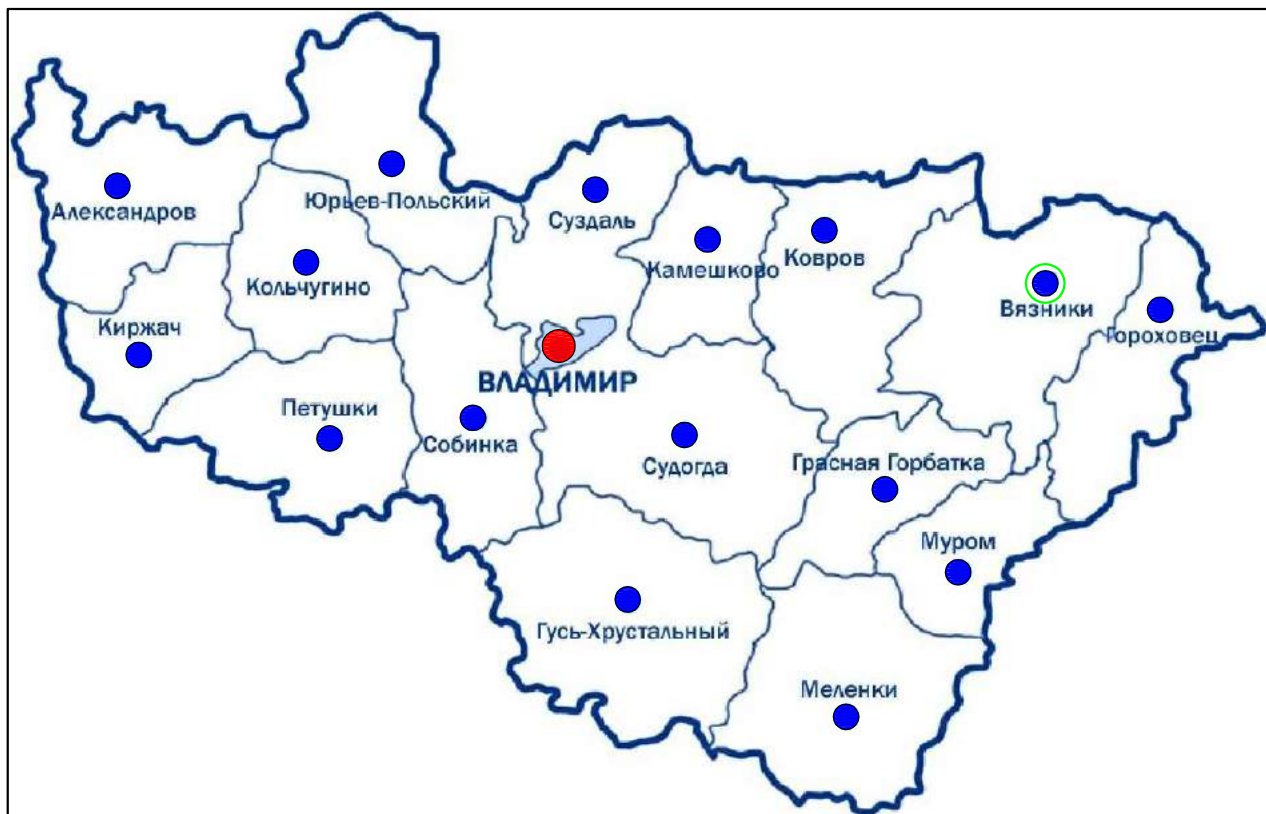

*Условные обозначения:*

- *Областной центр г. Владимир*
- *Районный центр г. Вязники*
- *Место для проектирования г. Вязники*
- *Граница района*
- *Граница Владимирской области*

						ОГ2017-0012-ППТ			
						Филиал АО "Газпром газораспределение Владимир" в г. Владимире			
№.Изм	Кол.уч.	Лист	№.Док.	Подпись	Дата				
						"Реконструкция объекта: "Газопровод низкого давления г. Вязники ул. Железнодорожная (инв. № ВЯ30097а)" в части увеличения пропускной способности по адресу: 600017, Владимирской обл., Вязниковский р-н, г. Вязники"	Стадия	Лист	Листов
							ППТ	2	2
Нач.Группы ЗК		Филиппов А.В.				Схема расположения элемента в планировочной структуре			
Н.контроль		Филиппов А.В.							
Проверил		Карелина О.С.							
Исполнитель		Иваненко Е.А.				Филиал АО "Газпром газораспределение Владимир" в г. Владимире			